


新館

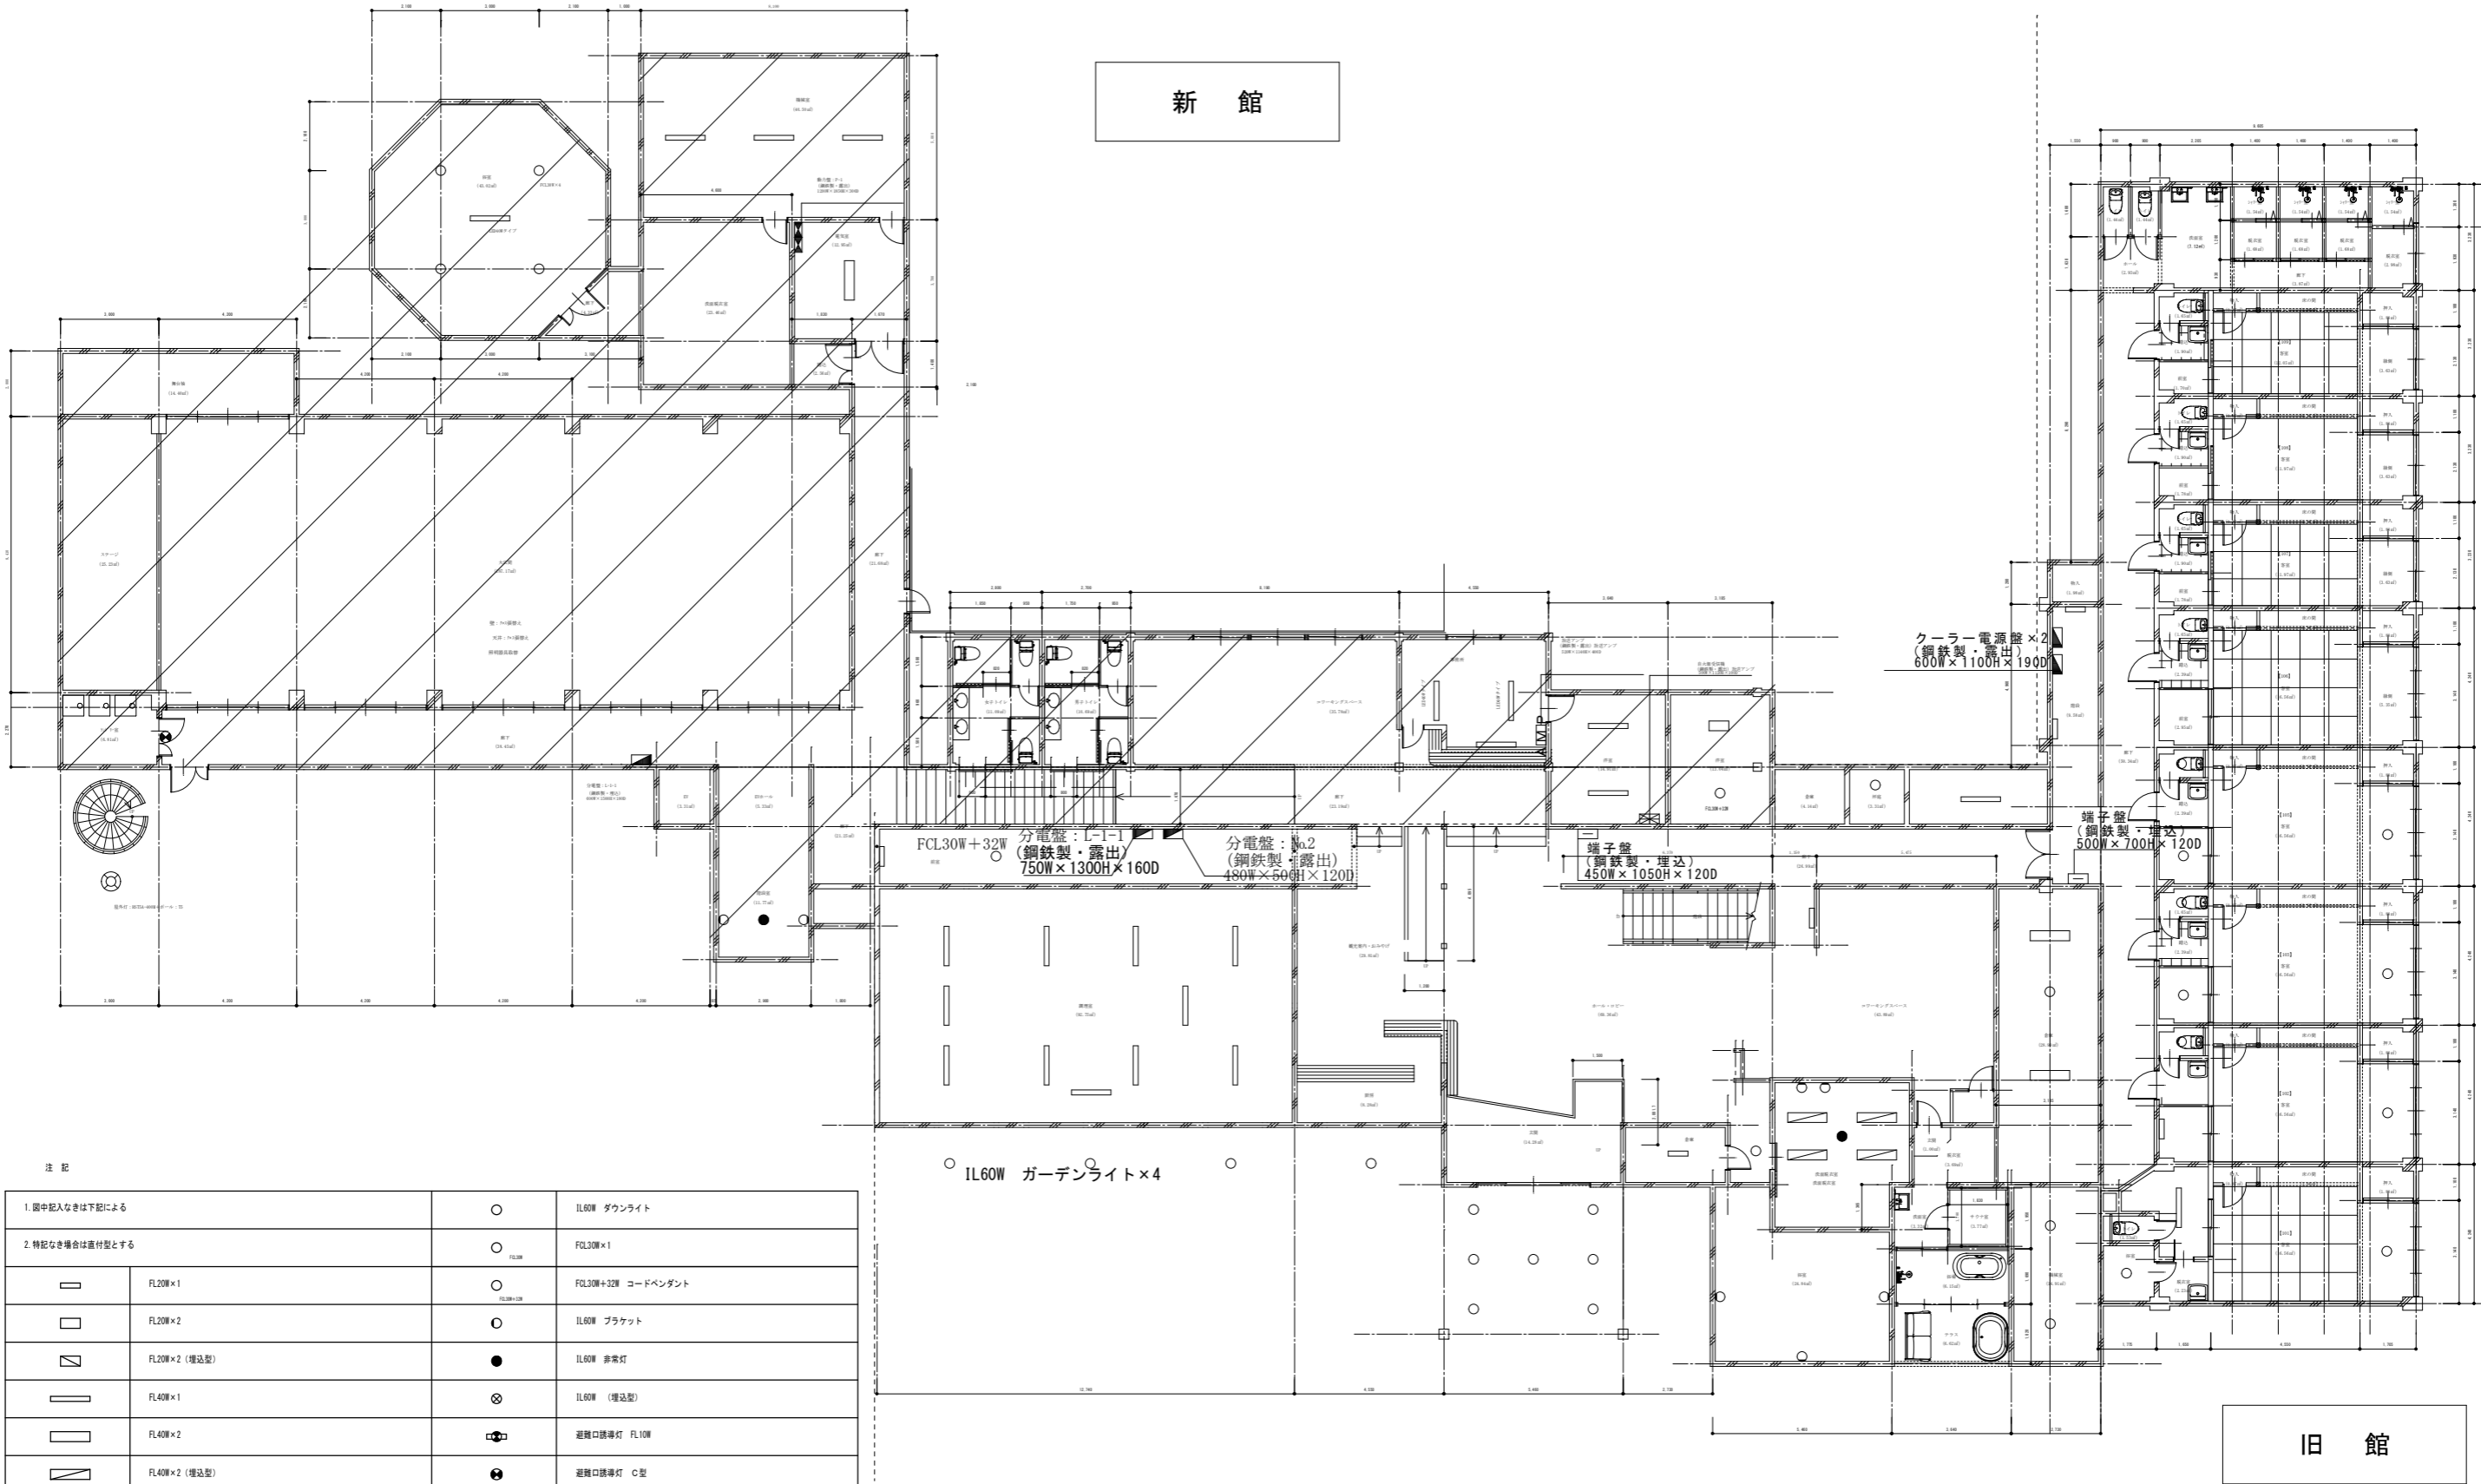

旧館

注 記

1. 図中記入なきは下記による		○	IL60W ダウンライト
2. 特記なき場合は裏付型とする		○	FCL30W×1
□	FL20W×1	○	FCL30W+32W コードペンダント
□	FL20W×2	○	IL60W ブラケット
▨	FL20W×2 (埋込型)	●	IL60W 非常灯
▨	FL40W×1	⊗	IL60W (埋込型)
▨	FL40W×2	□	避難口誘導灯 FL10W
▨	FL40W×2 (埋込型)	●	避難口誘導灯 C型
▨	LED40Wタイプ		

佐渡市生活環境課

工事名

災害等廃棄物処理事業（加茂歌代地内）解体工事


電灯・弱電設備1階平面図

年月日 2026.4

縮尺 1/200

図面番号 E0-01

新館

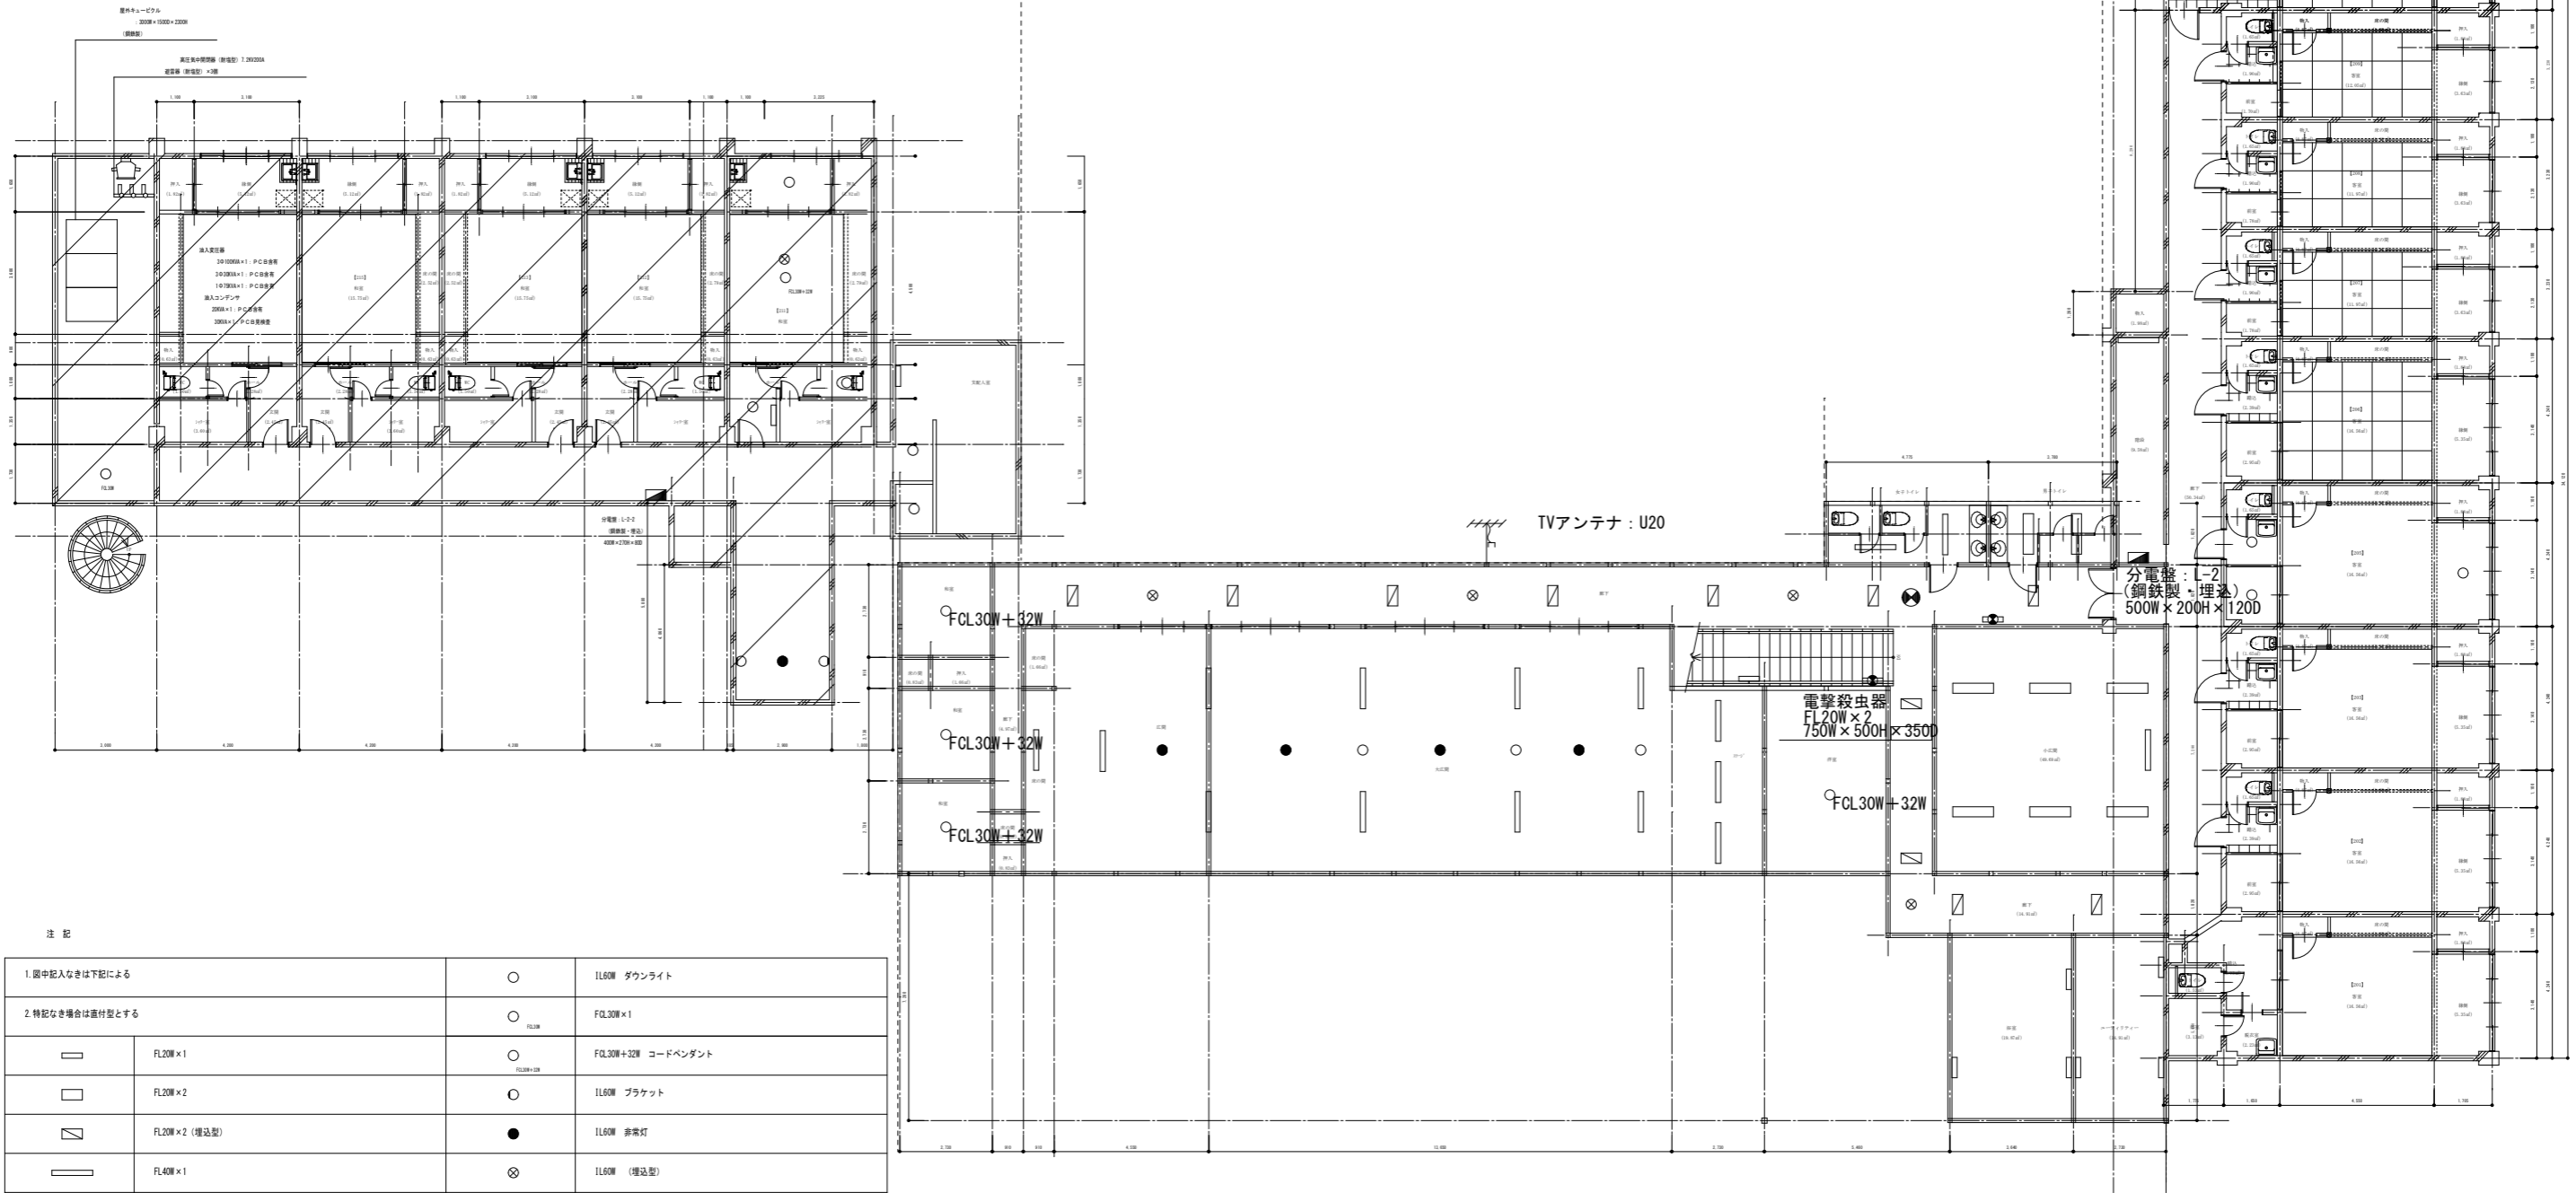

旧館

注記

1. 図中記入なきは下記による		○	IL60W ダウンライト
2. 特記なき場合は直付型とする		○	FCL30W x 1
□	FL20W x 1	○	FCL30W+32W コードペンダント
□	FL20W x 2	○	IL60W ブラケット
▣	FL20W x 2 (増込型)	●	IL60W 非常灯
□	FL40W x 1	⊗	IL60W (増込型)
□	FL40W x 2	□	避難口誘導灯 FL10W
▣	FL40W x 2 (増込型)	●	避難口誘導灯 C型
▬	LED40Wタイプ		

佐渡市生活環境課

工事名

災害等廃棄物処理事業（加茂歌代地内）解体工事

電灯・弱電設備2階平面図

年月日 2026.4

縮尺 1/200

図面番号 E0-02